


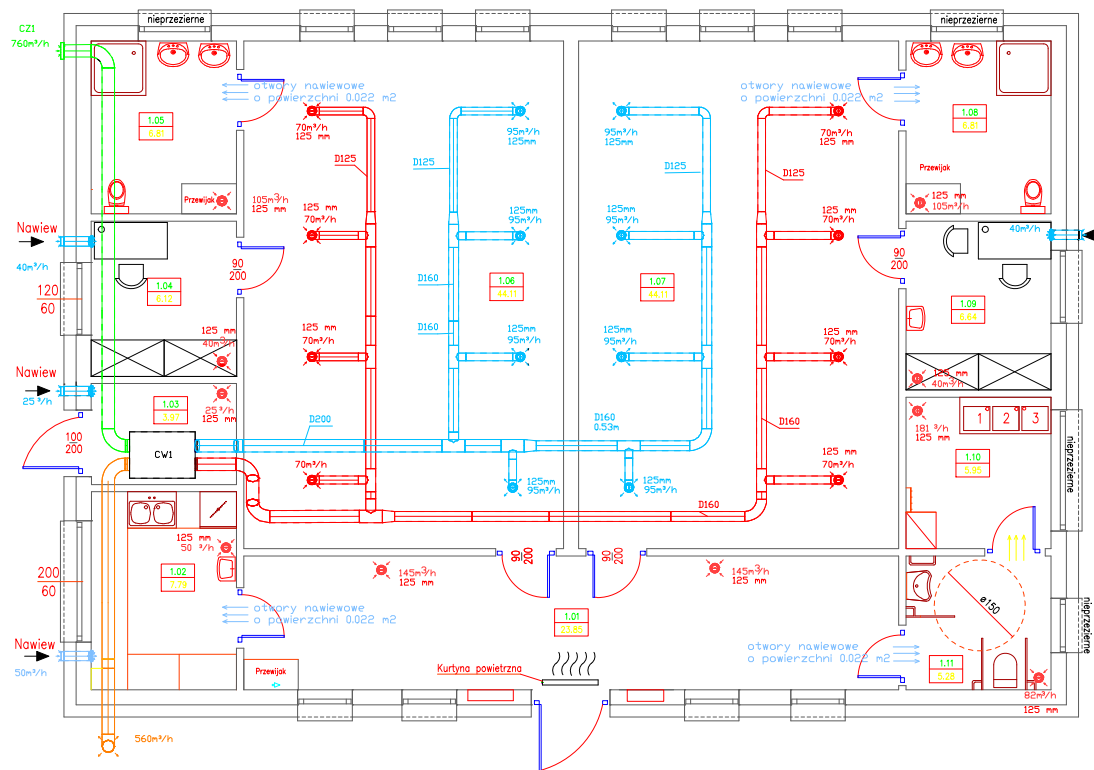

Wykaz pomieszczeń Budynek - Przyziemie

Nr	Nazwa pomieszczenia	Pow. użytkowa	Kubatura	Ilość powietrza wentylacyjnego
Brak Funkcji użytkowej		153.64 m²	449.96 m³	
1.01	Szatnia	23.79 m²	65.95 m³	288.9 m³/h
1.03	Pom. techniczne	4.05 m²	12.15 m³	24.0 m³/h
1.04	Pokój biurowy	6.06 m²	16.46 m³	36.8 m³/h
1.05	WC	6.80 m²	19.50 m³	103.0 m³/h
1.06	Złobek	44.08 m²	132.24 m³	280.0 m³/h
1.07	Złobek	44.08 m²	132.24 m³	280.0 m³/h
1.08	WC	6.84 m²	19.50 m³	103.0 m³/h
1.09	Pokój higienistki	6.67 m²	18.07 m³	43.5 m³/h
1.10	Pomieszczenie brudne	5.98 m²	17.95 m³	181.0 m³/h
1.11	WC	5.29 m²	15.90 m³	82.0 m³/h
Razem		153.64 m²	449.96 m³	

- wentylacja sal złotych za pomocą centrali wentylacyjnej nawiewno wylwiennej KlimaTherm KCX+ 800 Slim, o wydajności 800 m³/h i sprężu dyspozycyjnym 150 Pa z odzyskiem ciepła i nagrzewnicą wstępna elektryczną o mocy 2000W
- Nawietrzaki ściennie o średnicy FI125, z filtrem
- wentylacja pomieszczenia łazienek, wydawki i WC za pomocą osobnych kanałów wentylacji wylwiennej z wentylatorem zasilanym czujnikiem ruchu
- nawiew do pomieszczenia WC za pomocą kratki lub podcięcia w drzwiach o powierzchni min 0,022 m²
- kanały wentylacyjne z blachy ocynkowanej okrągłe SPIRO izolowane termicznie za pomocą otuliny z wełny mineralnej pokrytej folią aluminiową
- anemostaty sufitowe metalowe, w kolorze białym, malowane proszkowo z regulacją
- Nad wejściem głównym przewidziano montaż kurtyny powietrznej

Obiekt:	Zmiana sposobu użytkowania budynku mieszkalnego jednorodzinnego na żłobek wraz z jego przebudową.		
Adres:	Stary Ochędzdyn ul. Lipowa 2 98-420 Sokolniki dz. nr 307/4307/3; jednostka101806_2; obręb: 0004		
Inwestor:	Barbara i Sylwester Domańscy Kowalówka 9 98-400 Wieruszów		
Przedmiot rysunku:	INSTALACJE SANITARNE - Wentylacja		Skala: 1:50
Bransza:	Imię i nazwisko projektanta	Nr upraw.	Podpis
Projektant:	mgr inż. Mirosław Grygier	WKP/0111/PQDS/06	
Dopracował:	mgr inż. Sylwester Domański		
Data:	grudzień 2025	Nr rysunku	IS-1